


Schnitt Entwässerungsleitung - Weihaldegraben

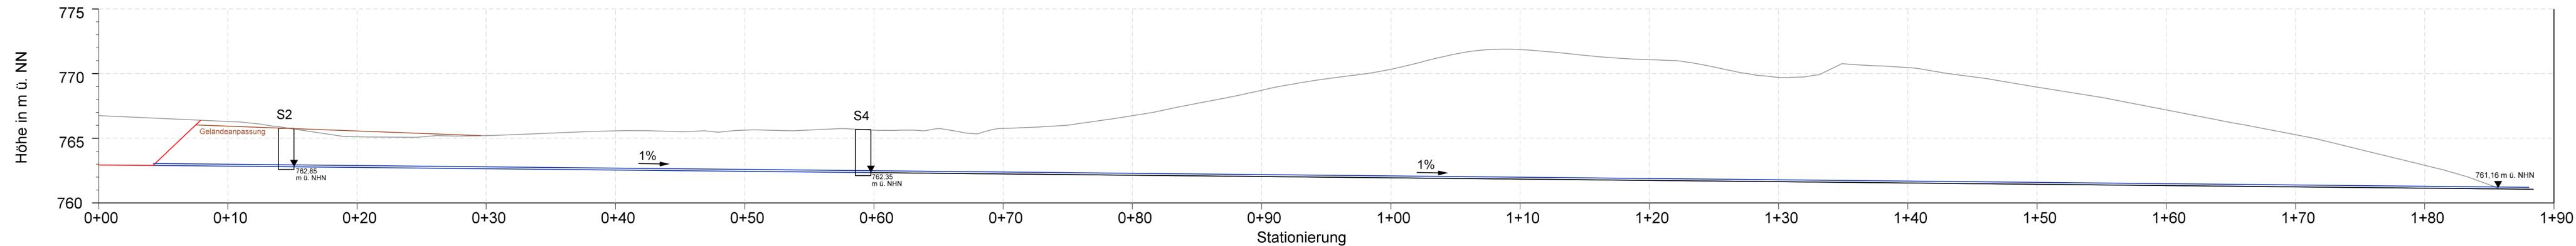

Legende:

- Endgestaltung
- Bestand
- Planum
- Rohrleitung

Projekt **Deponie Haldenwald**

Planungsstand: Entwurfsplanung
 Projektnummer: 20R 331

Planinhalt: Schnitt Entwässerungsleitung - Weihaldegraben
 Maßstab: 1:200
 Plan-Nr.: 22

Bauherr



Planungsbüro: INGENIEURBÜRO ROTH & PARTNER
 Karlsruhe, Oktober 2021



Ingenieurbüro Roth & Partner GmbH
 Hans-Sachs-Straße 9 · 76133 Karlsruhe
 Telefon 0721 98453-0 · Telefax -99
 info@ib-roth.com · www.ib-roth.com



	Datum	Name	Ersatz für	Ersetzt durch
Gez.	01.10.21	A. Sauter		
Gepr.	Okt.21	Bischoff		
Index	Datum	Änderung		

Alle Rechte dieser Zeichnung unterliegen dem Urheberrecht gemäß DIN 34
 Zeichen: Deponie Lämmle 20R331-DKO-Deponie LP-1-Entwässerungsplanung/Umplanung/Erweiterung Deponie 15-20-Lageplan
 Entwässerung-Schnitte.dgn